

Woj.: pomorskie
Powiat: gdański
Gmina: Cedry Wielkie
Obręb: Cedry Małe
Działka nr: 380/2 i inne
Nr ewidencji zgłoszenia: 6640.1609.2015
Nr sekcji: 6.219.28.21.1.1
Ukł. odniesienia poziomy: 2000/18
Ukł. odniesienia pionowy: Kronsztadt Hmapy

MAPA DO CELÓW PROJEKTOWYCH
SKALA 1:500

Mapa aktualna w zakresie opracowania w dniu: 18.05.2015r.
Mapę wykonano na podstawie: pomiaru bezpośredniego,
danych archiwalnych.

prace polowe: inż. Dawid Pietrucha, Tomasz Waszinski
prace kameralne: inż. Dawid Pietrucha, Tomasz Waszinski

Cedry Małe, 20.05.2015r.

Uwaga:
Nie ustalano występowania słuszności gruntowych.
Granie wykazane kolorem zielonym pozyskano
w wyniku digitalizacji mapy ewidencyjnej
lub z operatów z pomiaru w układzie lokalnym
bez ustalenia błędu położenia punktów.

Oznaczenie obszaru, który był przedmiotem aktualizacji

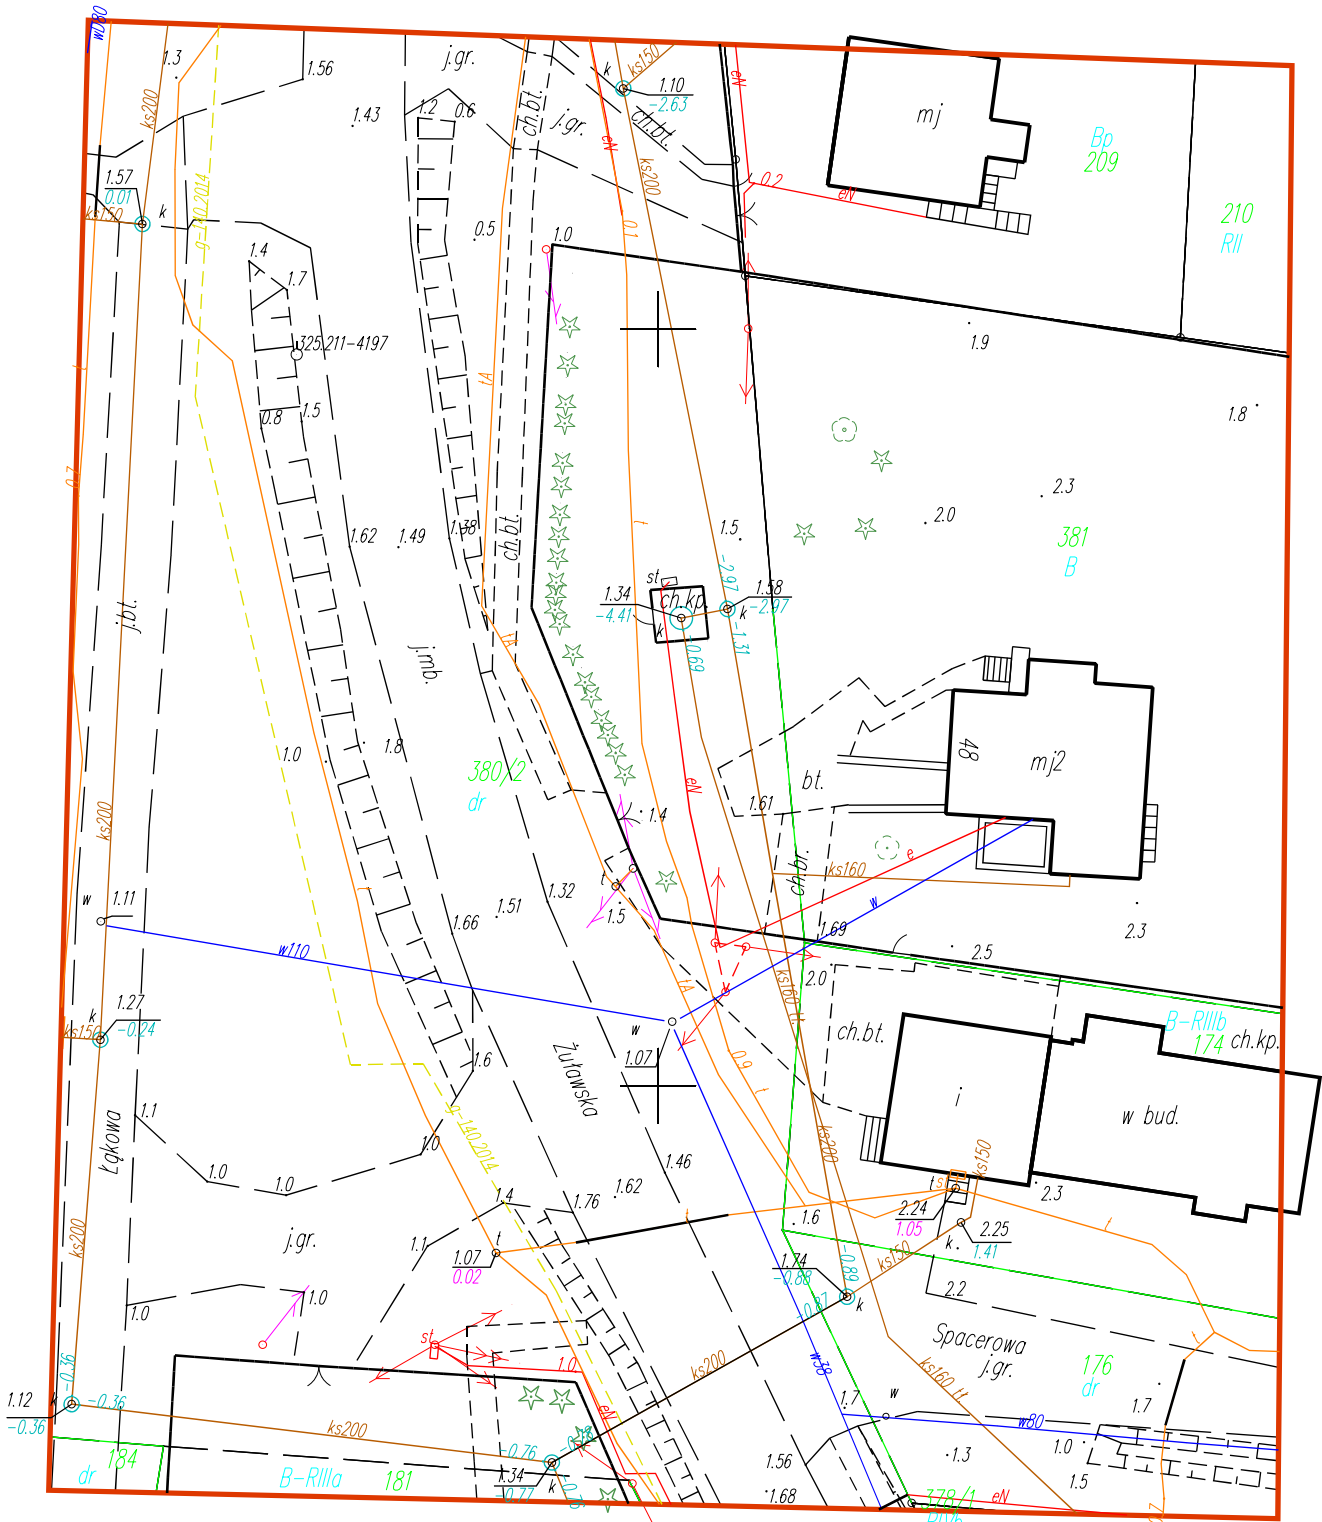
Nie wyklucza się istnienia w terenie innych,
nie wykazanych na niniejszej mapie
urządzeń podziemnych, które nie zostały
zgłoszone do inwentaryzacji.



Właściciel, władający, inwestor są prawnie
zobowiązani do ochrony znaków geodezyjnych
na terenie inwestycji budowlanej (nieruchomości).

(art.15, 48 ust. 3 ustawy z dnia 17.05.1989r. Prawo Geodezyjne i Kartograficzne
- Dz.U. z 2010r. Nr 193, poz. 1287 z póź. zm.)

Przed przystąpieniem do prac projektowych
należy na niniejszy podkład mapowy nanieść
urządzenia techniczne podziemne i naziemne
projektowane i uzgodnione w Zespole Uzgodniania
Dokumentacji w Pruszczu Gdańskim.

STAROSTWO POWATOWE W PRUSZCZU GDAŃSKIM
REFERAT UZGADNIANIA DOKUMENTACJI PROJEKTOWEJ
W granicach opracowania mapy występują projektowane
i zarejestrowane w RUDP przewody i urządzenia
zgodnie z treścią niniejszej dokumentacji.
Pruszcz Gdański dn. 07.05.2015r.



Jednostka projektowa				TRANSPROJEKT GDAŃSKI sp. z o.o.		Inwestor				GMINA CEDRY WIELKIE	
				80-254 Gdańsk, ul. Partyzantów 72A tel: (+48) 58 524 41 00				83-020 Cedry Wielkie, ul. M. Piłczyńskiego 16			
Nazwa obiektu		"Projekt budowy wodociągu 110 PE wzdłuż drogi S7, kanalizacji sanitarnej grawitacyjnej i tłocznej od Koszwał do Cedrów Małych oraz podłączenia kolonii Cedry Małe - ul. Brzozowa , Wspólna i Długa"								Nr egz.	
Stadium		PROJEKT BUDOWLANY									
Obiekt		SIEĆ WODOCIĄGOWA I KANALIZACJA SANITARNA							Skala:		1:500
Tytuł rysunku		PLAN ZAGOSPODAROWANIA TERENU							Nr rys.		03
		Imię i nazwisko		Nr uprawnień		Specjalność:		Podpis		Nr ark.	
Projektant		mgr inż. Piotr Kühnel		POM/0028/PWOS/07		Inst. w zakresie sieci wod-kan i gaz				06	
Projektant		mgr inż. Justyna Rybacka		292/Gd/2002		Inst. w zakresie sieci wod-kan i gaz.				Nr proj.	
Sprawdzający		mgr inż. Danuta Sawicka		5434/Gd/92		Inst. w zakresie sieci wod-kan.				Plik: R:\S7_Kosz-Kaz\Sanitl...	
Data		czerwiec 2016r.									